


# 13F平面図

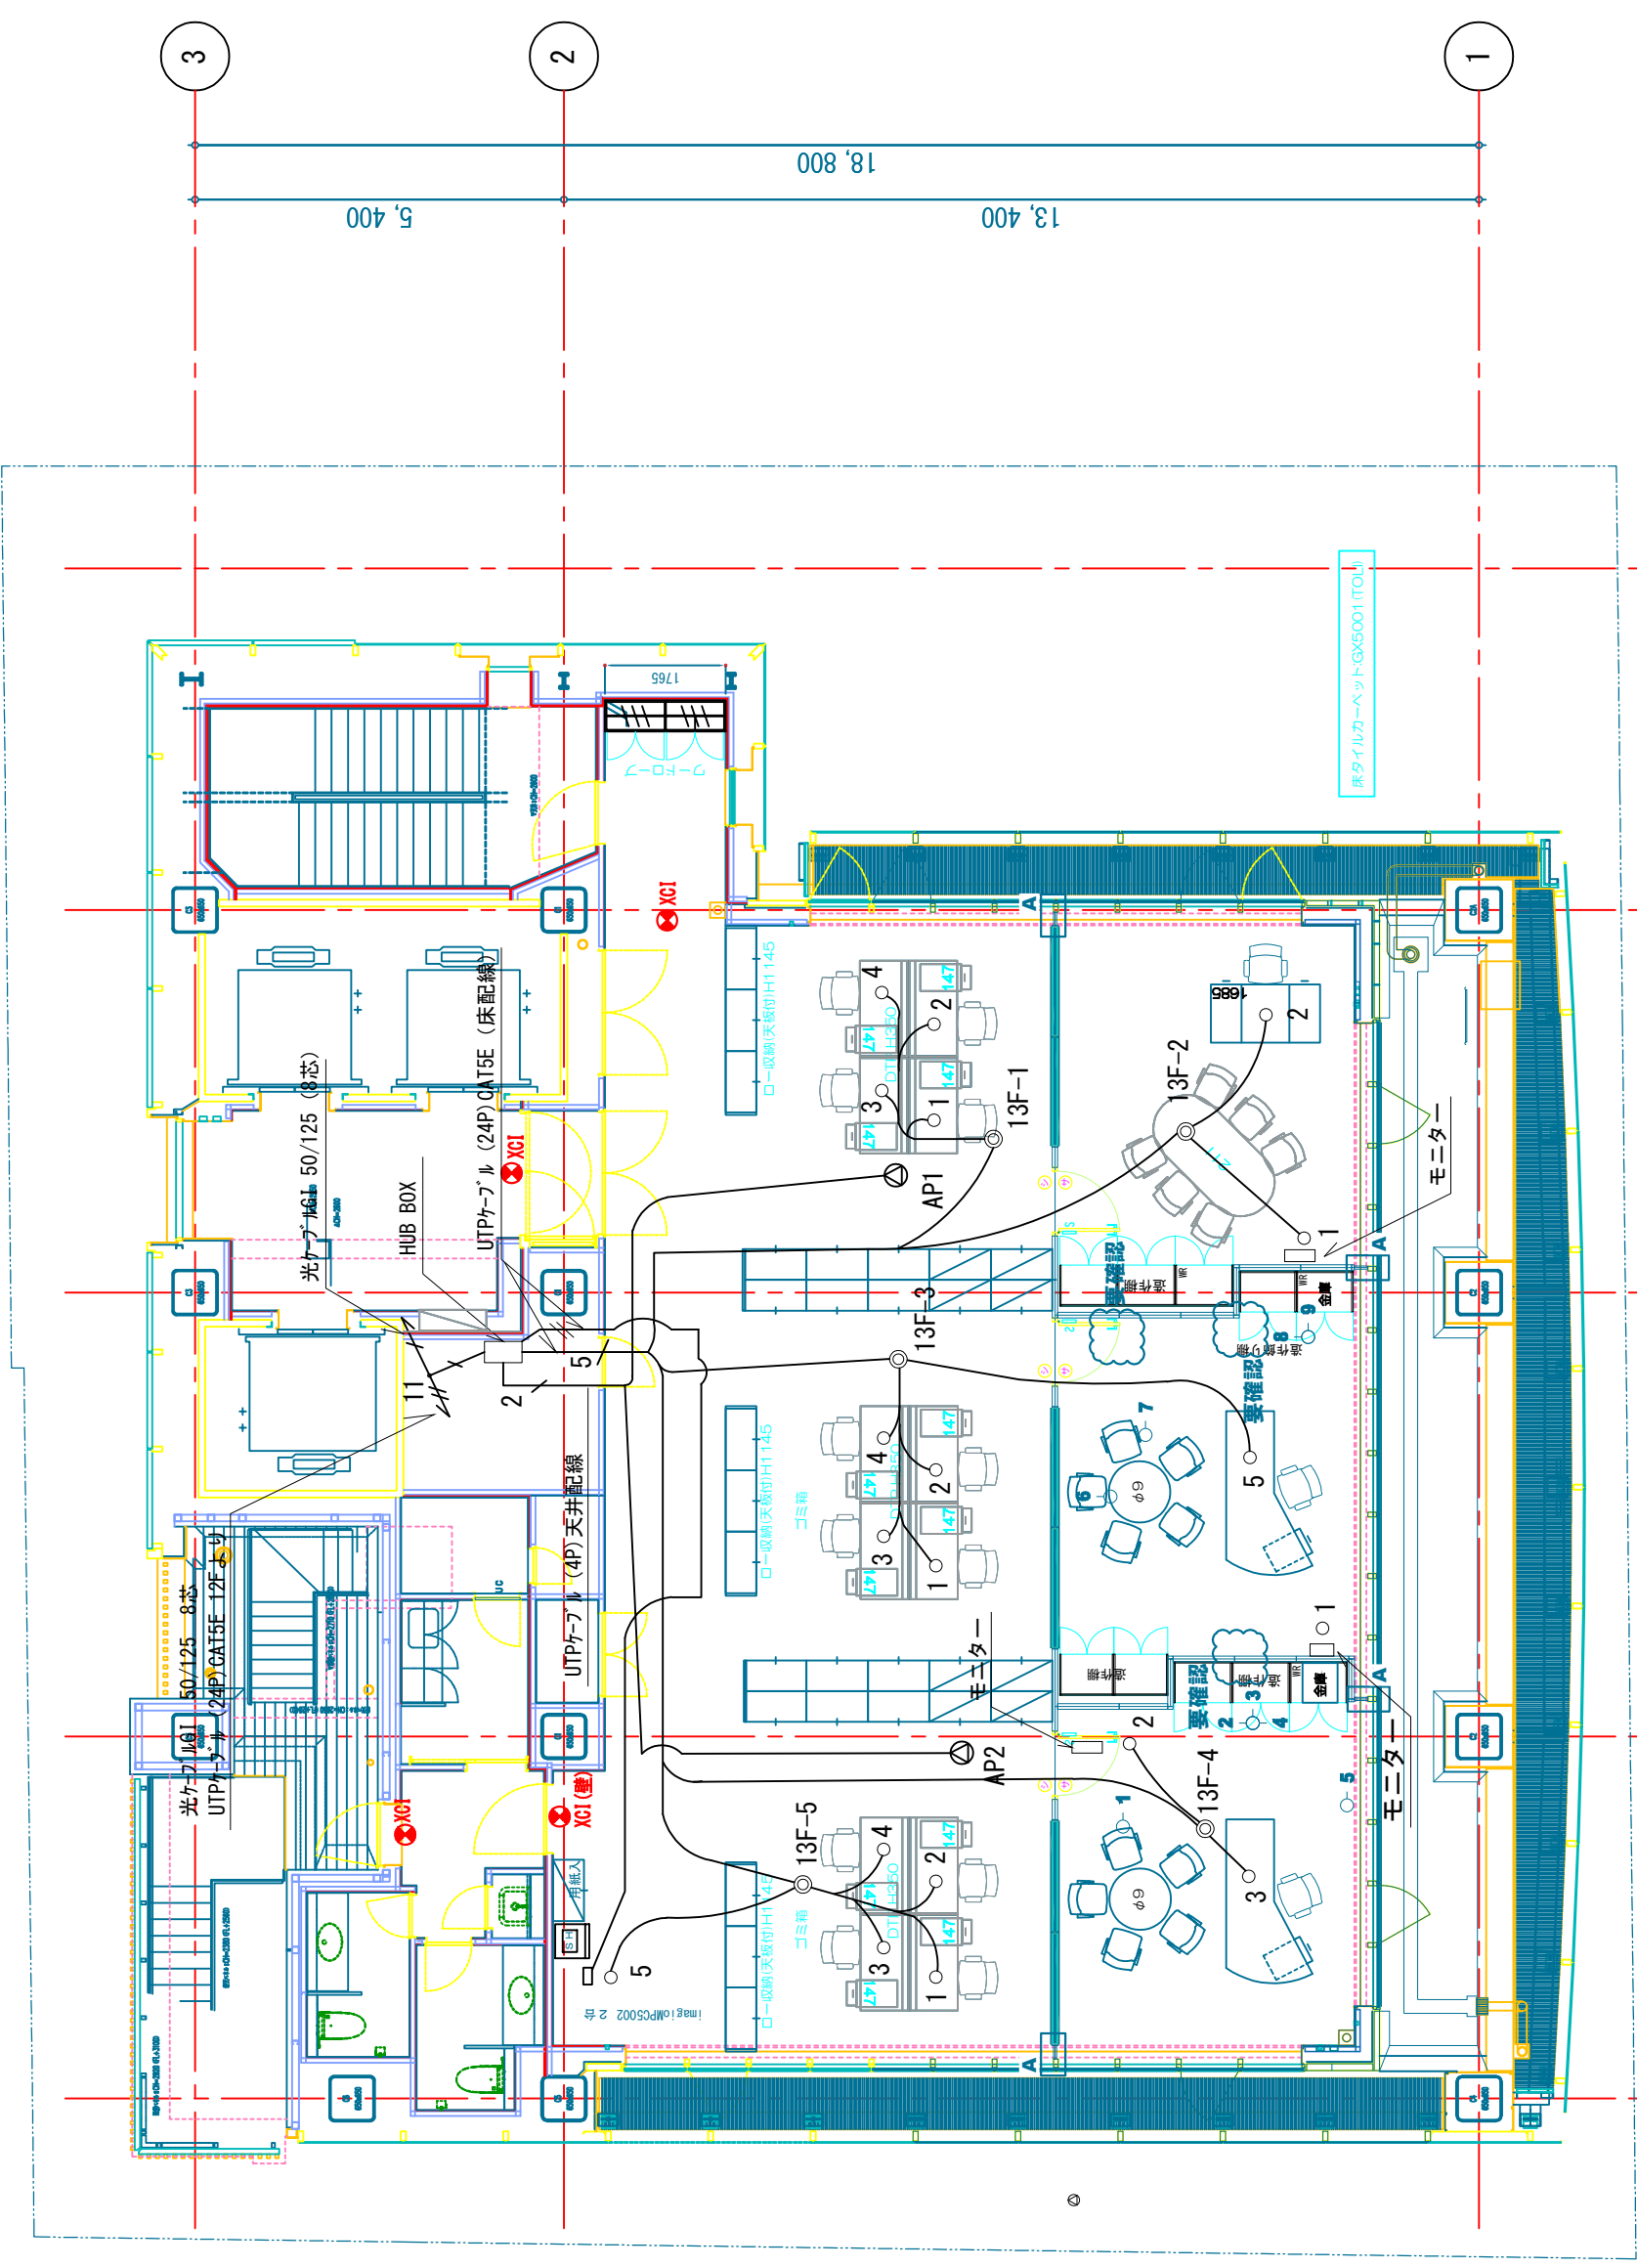

## 凡例

○	電話線0.4mm-10P
—	光ケーブルIGI 50/125 8芯
—	UTPケーブル (24P) CAT5E
—	UTPケーブル (4P) CAT5E
○	6ヶ口情報コンセント
○	RJ45コネクタ
□	電話用ローゼット10ヶ口
▽	アクセスポイント

縮尺	A1:1/50 A3:1/120	縮尺	A1:1/50 A3:1/120	項目	施工	図面番号	仕一
更新年月日	2016.07.20	更新年月日	2016.07.20	図面名称			