


11階 平面図

光ケーブル 50/125 8芯
UTPケーブル (24P) CAT5E
UTPケーブル (4P) CAT5E
RJ45 エンタープライズ

凡 例

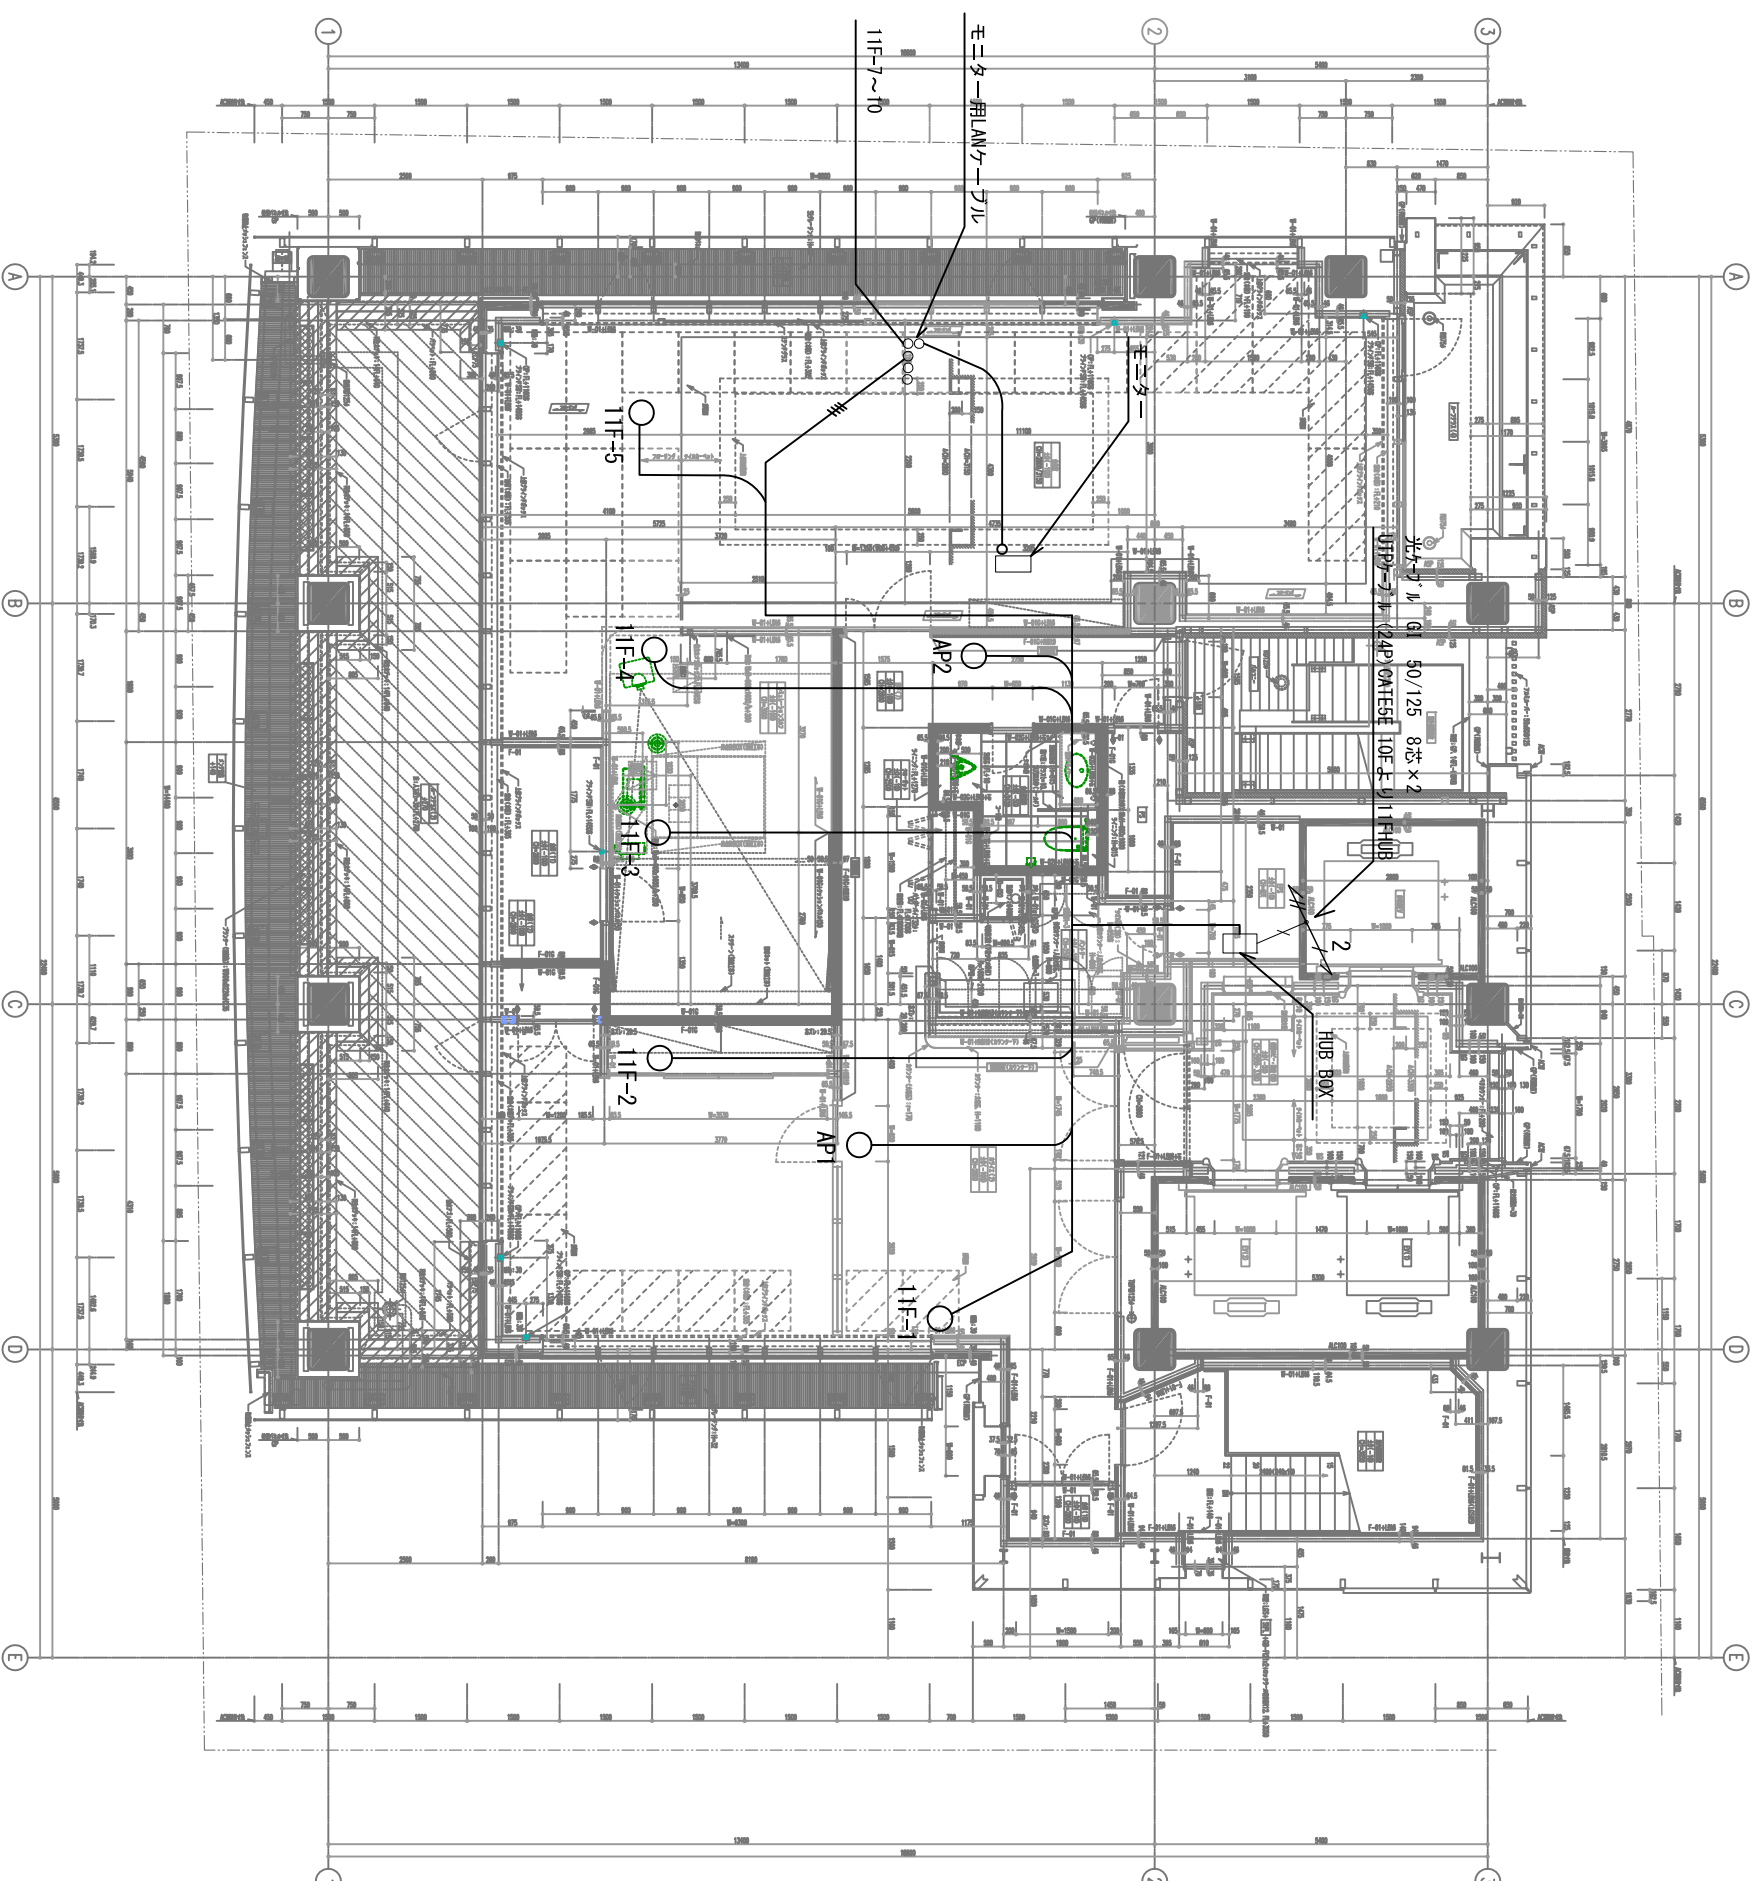

英工電機株式会社

縮尺 A1-S:1:60
A2-S:1:120
更新年月日 2016.07.20

件名 (仮称) 東上野 1-1-4 計画
図面名称 11階 LAN配線設備平面図

図面番号 仕一