


⑩	200コンセント	Ⓜ	キッチンLED
⑨	アース付コンセント	Ⓜ	洗面LED
⑧	テレビ	④	エアコン配線
⑦	LAN	④	エアコン配線
⑥	エアコン OR 冷蔵庫	●	エアコンコンセント
⑤	エアコン センサー付	●	エアコンコンセント
④	エアコン照明	▲	分電盤
		▲	調電盤 TVBox
		▲	電気メーター

**電気設備**  
 ・既存照明は撤去、蛍光灯コンセント利用出来る位置は併利用  
 ・屋上にTVアンテナ設置・配線として。

平面図 S:1/100

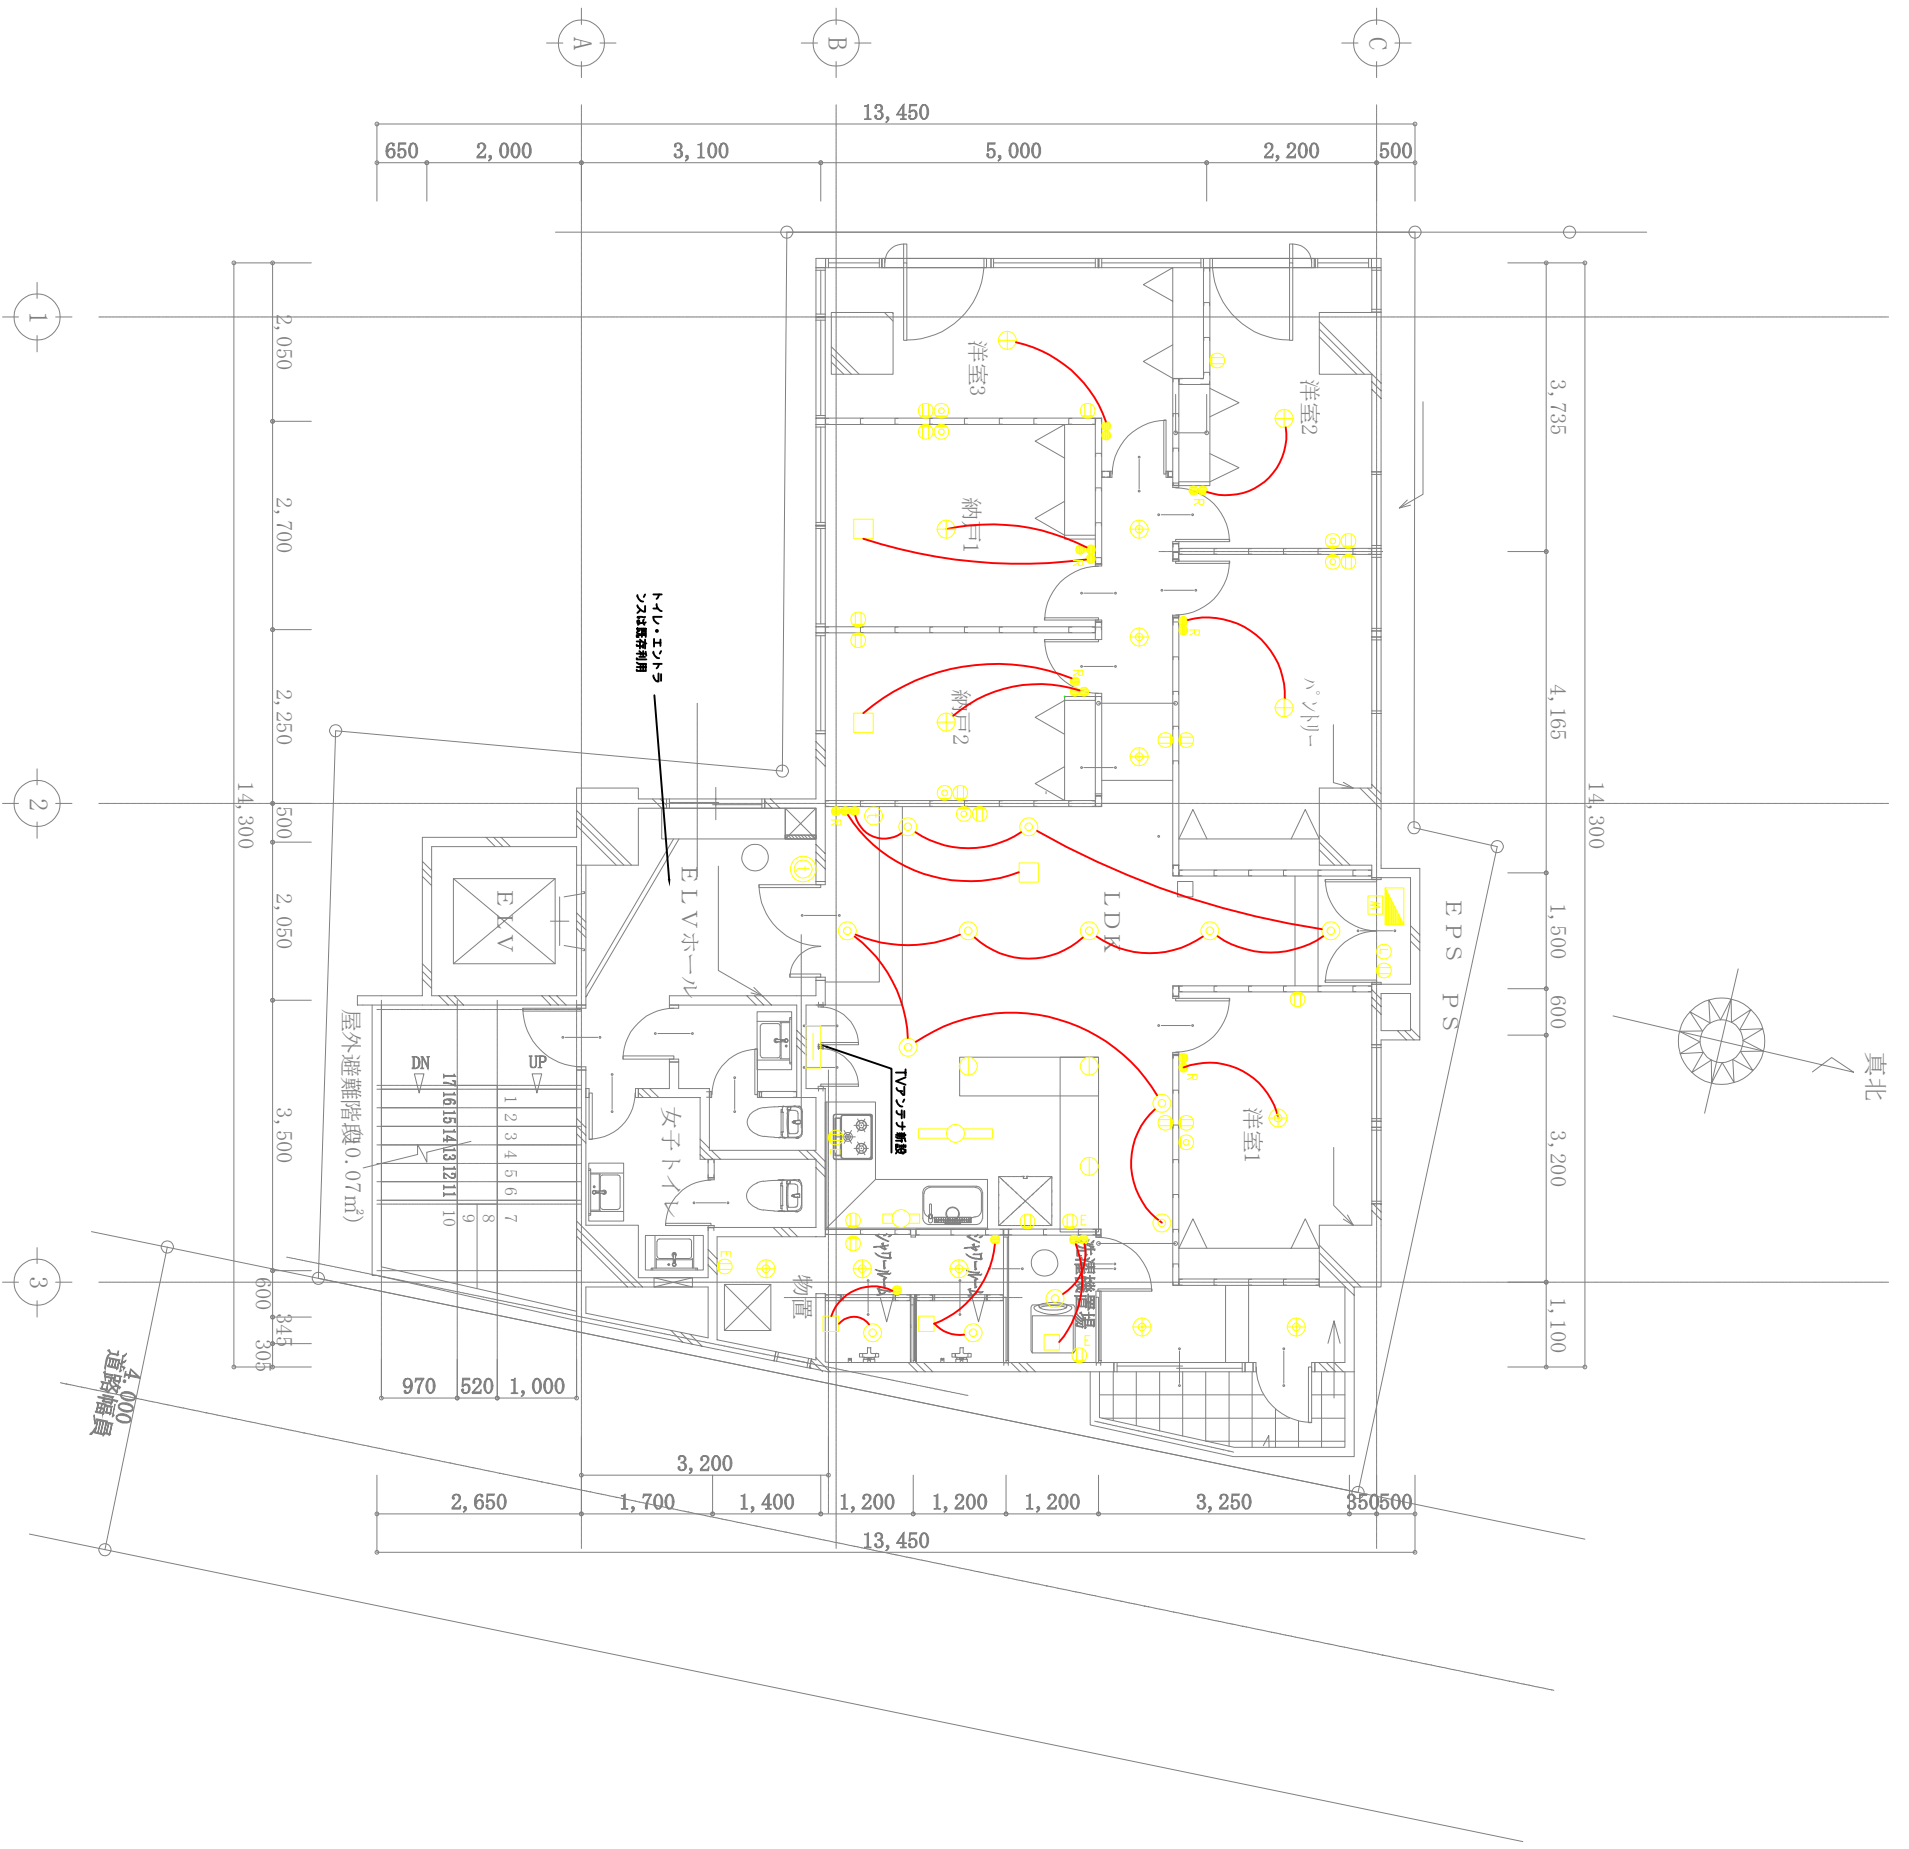

工事名 ハウス本郷ビル 改修工事	住所 東京都文京区本郷1-33-8	図名 電気設備 企画平面図	DATE 2016. 7. 22	(株)A-CREW東京 東京都文京区本郷1-33-8
			SCALE 1:100 (A3)	